

PLANTA BAIXA
ANDAR TIPO - 10
ESCALA 1:75


HABITAÇÃO MULTIFAMILIAR (APARTAMENTOS)
 Tipo-A2 (10º Andar)
 Área: 355,80m²
 *02 pessoas por dormitório
 Lotação: 24 pessoas por pavimento (12 por apartamento)
 *Em apartamentos maiores (3 e mais dormitórios),
 as salas, gabinetes e outras dependências que possam ser usadas como dormitórios (inclusive para empregadas) são considerados como tais.
 Em apartamentos mínimos, sem divisões em planta, considera-se uma pessoa para cada 6 m² de área de pavimento.

LEGENDA	
	EXTINTOR AGUA PRESSURIZADA / 2A
	EXTINTOR PO QUIMICO SECO / 20B:C
	EXTINTOR GÁS CARBÔNICO / 5-B:C
	ILUMINAÇÃO DE EMERGÊNCIA DE ACLARAMENTO AUTONOMIA MÍNIMA DE 1 HORA
	SAIDA FINAL DA ROTA DE FUGA
	DIREÇÃO DE FLUXO DA ROTA DE FUGA
	ACESSO DE VIATURA DO CB NA EDIFICAÇÃO
	CHAVE ELÉTRICA SECUNDÁRIA
	CHAVE ELÉTRICA PRINCIPAL
	QDL
	HIDRANTE SIMPLES
	ACIONADOR DA BOMBA DE INCÊNDIO
	REGISTRO DE RECALQUE C/VÁLVULA DE RETENÇÃO
	BOMBA DE INCÊNDIO
	RESERVA DE INCÊNDIO
	AVISADOR SONORO E VISUAL
	PONTO DE ACIONAMENTO DO ALARME DE INCÊNDIO
	CENTRAL DO SISTEMA DE DETECÇÃO E ALARME DE INCÊNDIO
	BATERIA DO SISTEMA DE DETECÇÃO E ALARME
	CENTRAL DO SISTEMA DE ILUMINAÇÃO DE EMERGÊNCIA
	BATERIA DO SISTEMA DE ILUMINAÇÃO DE EMERGÊNCIA
	CENTRAL PREDIAL DE GLP OU GÁS NATURAL
	VENEZIANA DE VENTILAÇÃO DE AR
	PARA RAIOS
	DETECTOR DE FUMAÇA PONTUAL

ÁREAS FRIAS

NOTAS:
 Cálculo de população, conforme Anexo A da IT-11/2018, portanto:
 Subsolo: 01 pessoa
 Térreo: 115 pessoas
 Pavimentos Tipo (02º ao 09º): 216 pessoas
 Pavimento 10º: 24 pessoas
 Cobertura: 8 pessoas
 Total: 364 pessoas

- 1- PROJETO DEVE SER ANALISADO COM BASE NA TABELA 5 DO REGULAMENTO DE SEGURANÇA CONTRA INCÊNDIOS DAS EDIFICAÇÕES E ÁREAS DE RISCO DO ESTADO DE SÃO PAULO, D.E. N 56.819/2011.
- 2- DEVERÁ CONTER ILUMINAÇÃO DE EMERGÊNCIA CONFORME NOTAS 1 E 3 DA TABELA 5 DO D.E. N 56.819/2011.
- 3 - CÁLCULO DE POPULAÇÃO ENCONTRA-SE DE DE ACORDO COM TABELA 1-ANEXO A DA IT 11/18.

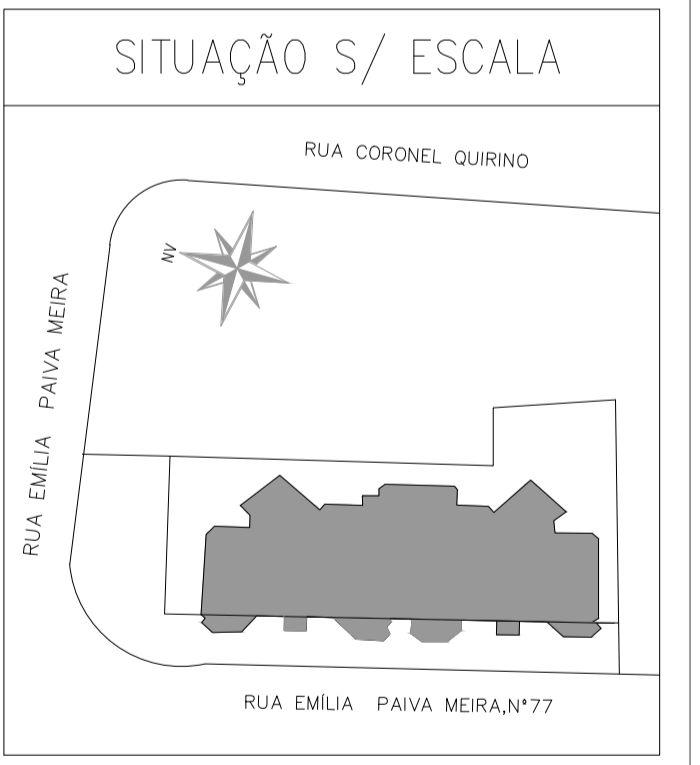

ENGENHEIRO RESPONSÁVEL CREA: Responsável Técnico	CLIENTE Proprietário ou resp. p/uso
PROJETO TÉCNICO DE SEGURANÇA CONTRA INCÊNDIO Pavimento-10º Andar	
Ocupação: HABITAÇÃO MULTIFAMILIAR (RESIDENCIAL-A2) Endereço: Proprietário: Responsável pelo uso: Responsável Técnico: Área do Terreno:	Escala: INDICADA CREA: 5069626630 Desenhista: PNA